

PIANO PARTICOLAREGGIATO N° I

RIMODULAZIONE DEL PROGETTO CON ADEGUAMENTO ALLE INDICAZIONI DELLA R. A. 88. AA. A SEGUITO DEL N. G. N° 3113 DEL 28/03/95 E DELLA DELIBERA DI G.M. N° 840 DEL 21 AGO. '95.


TAV. 5

SCALA 1:5000 - DICEMBRE 1995

OPERE DI URBANIZZAZIONE RETI TECNOLOGICHE PRINCIPALI


ARCH. RONALDO CANALE

UFFICIO TECNICO COMUNALE

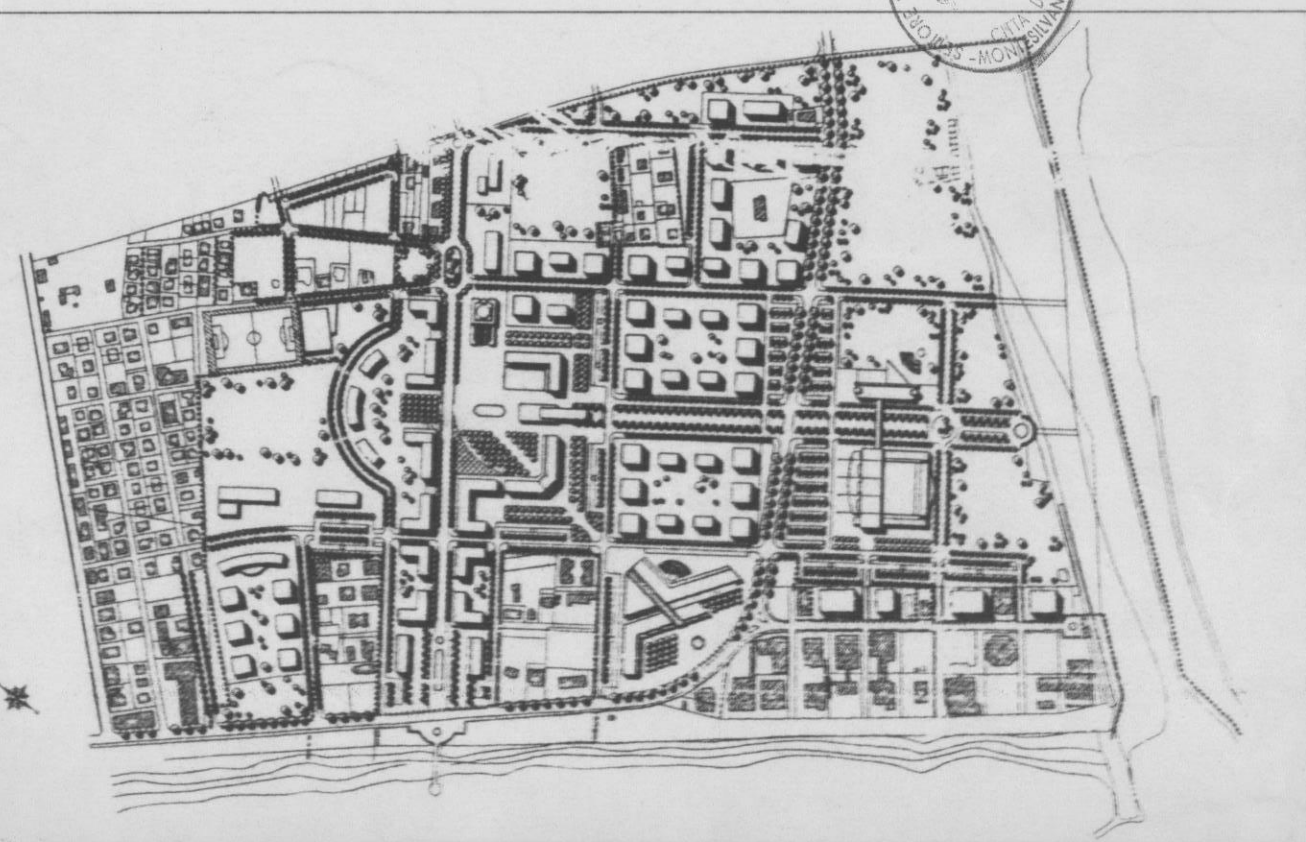

RETE ILLUMINAZIONE PUBBLICA


scala 1:5000

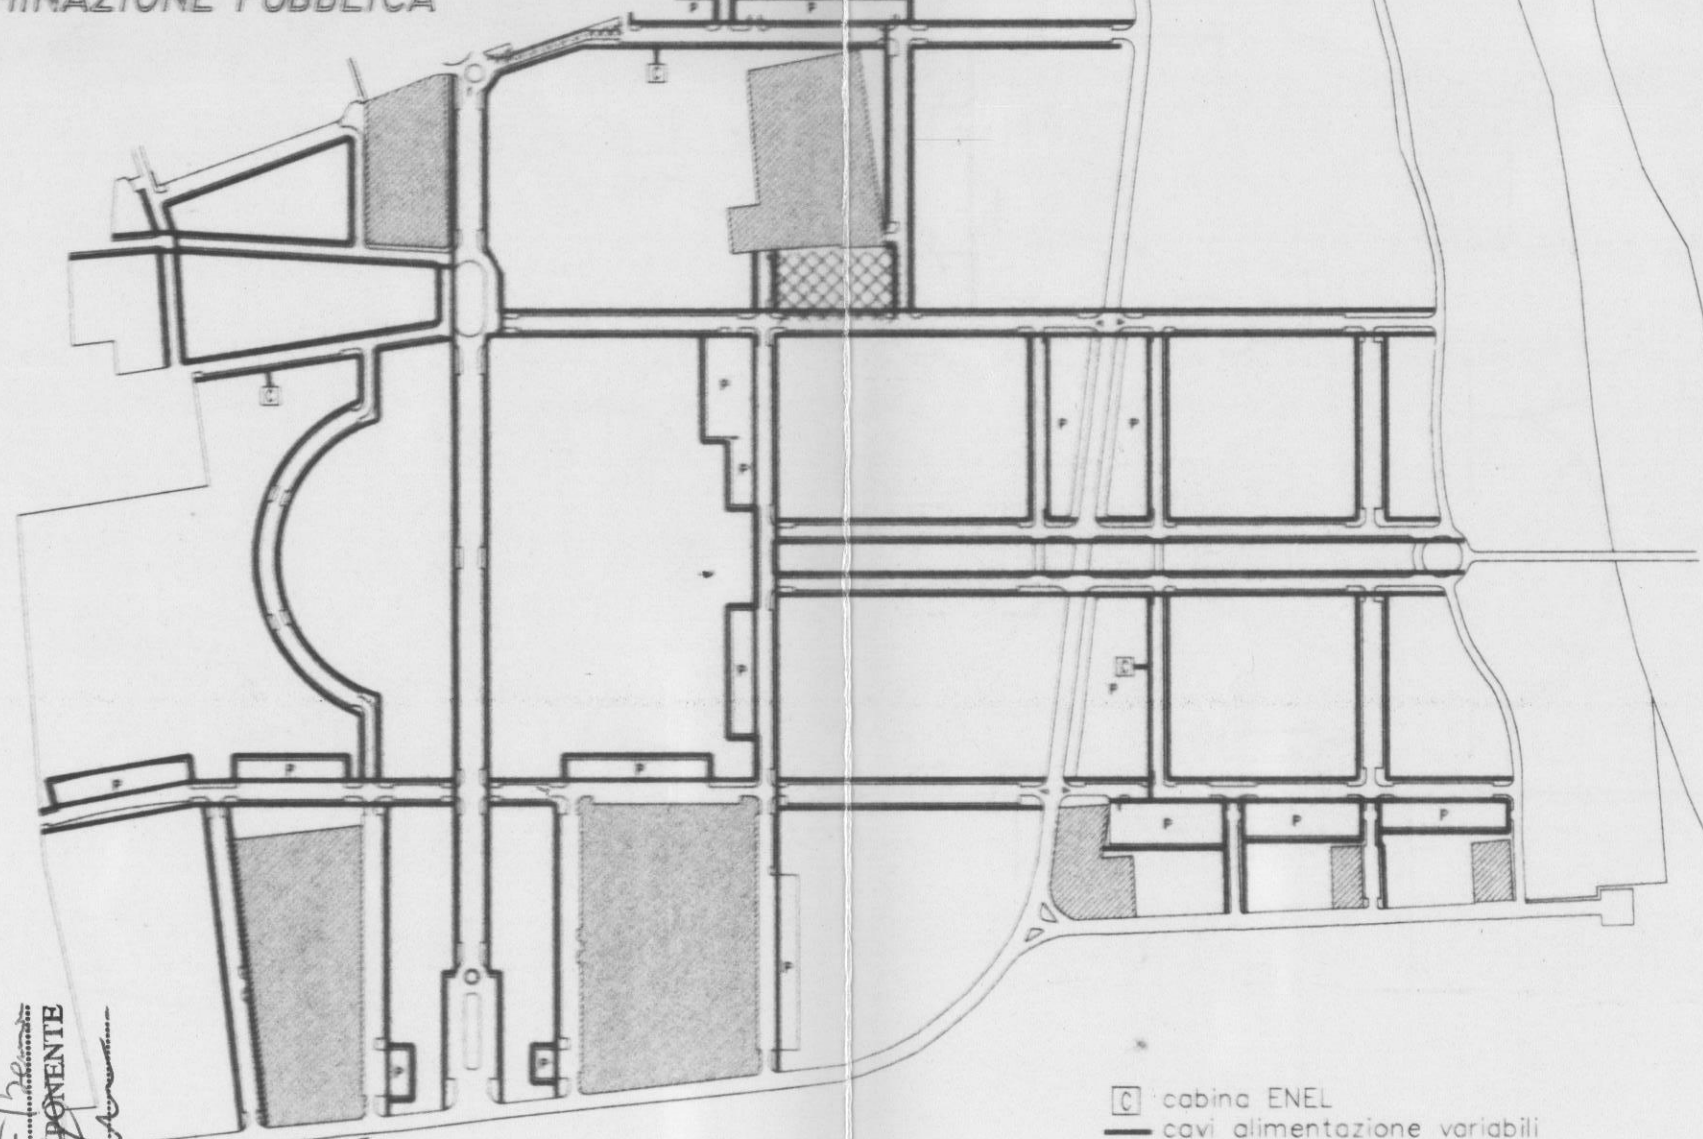

cabina ENEL
cavi alimentazione variabili
poli in acciaio ad 1 o 2 bracci
compreso pozzetto ispezione

RETE ENEL


scala 1:5000

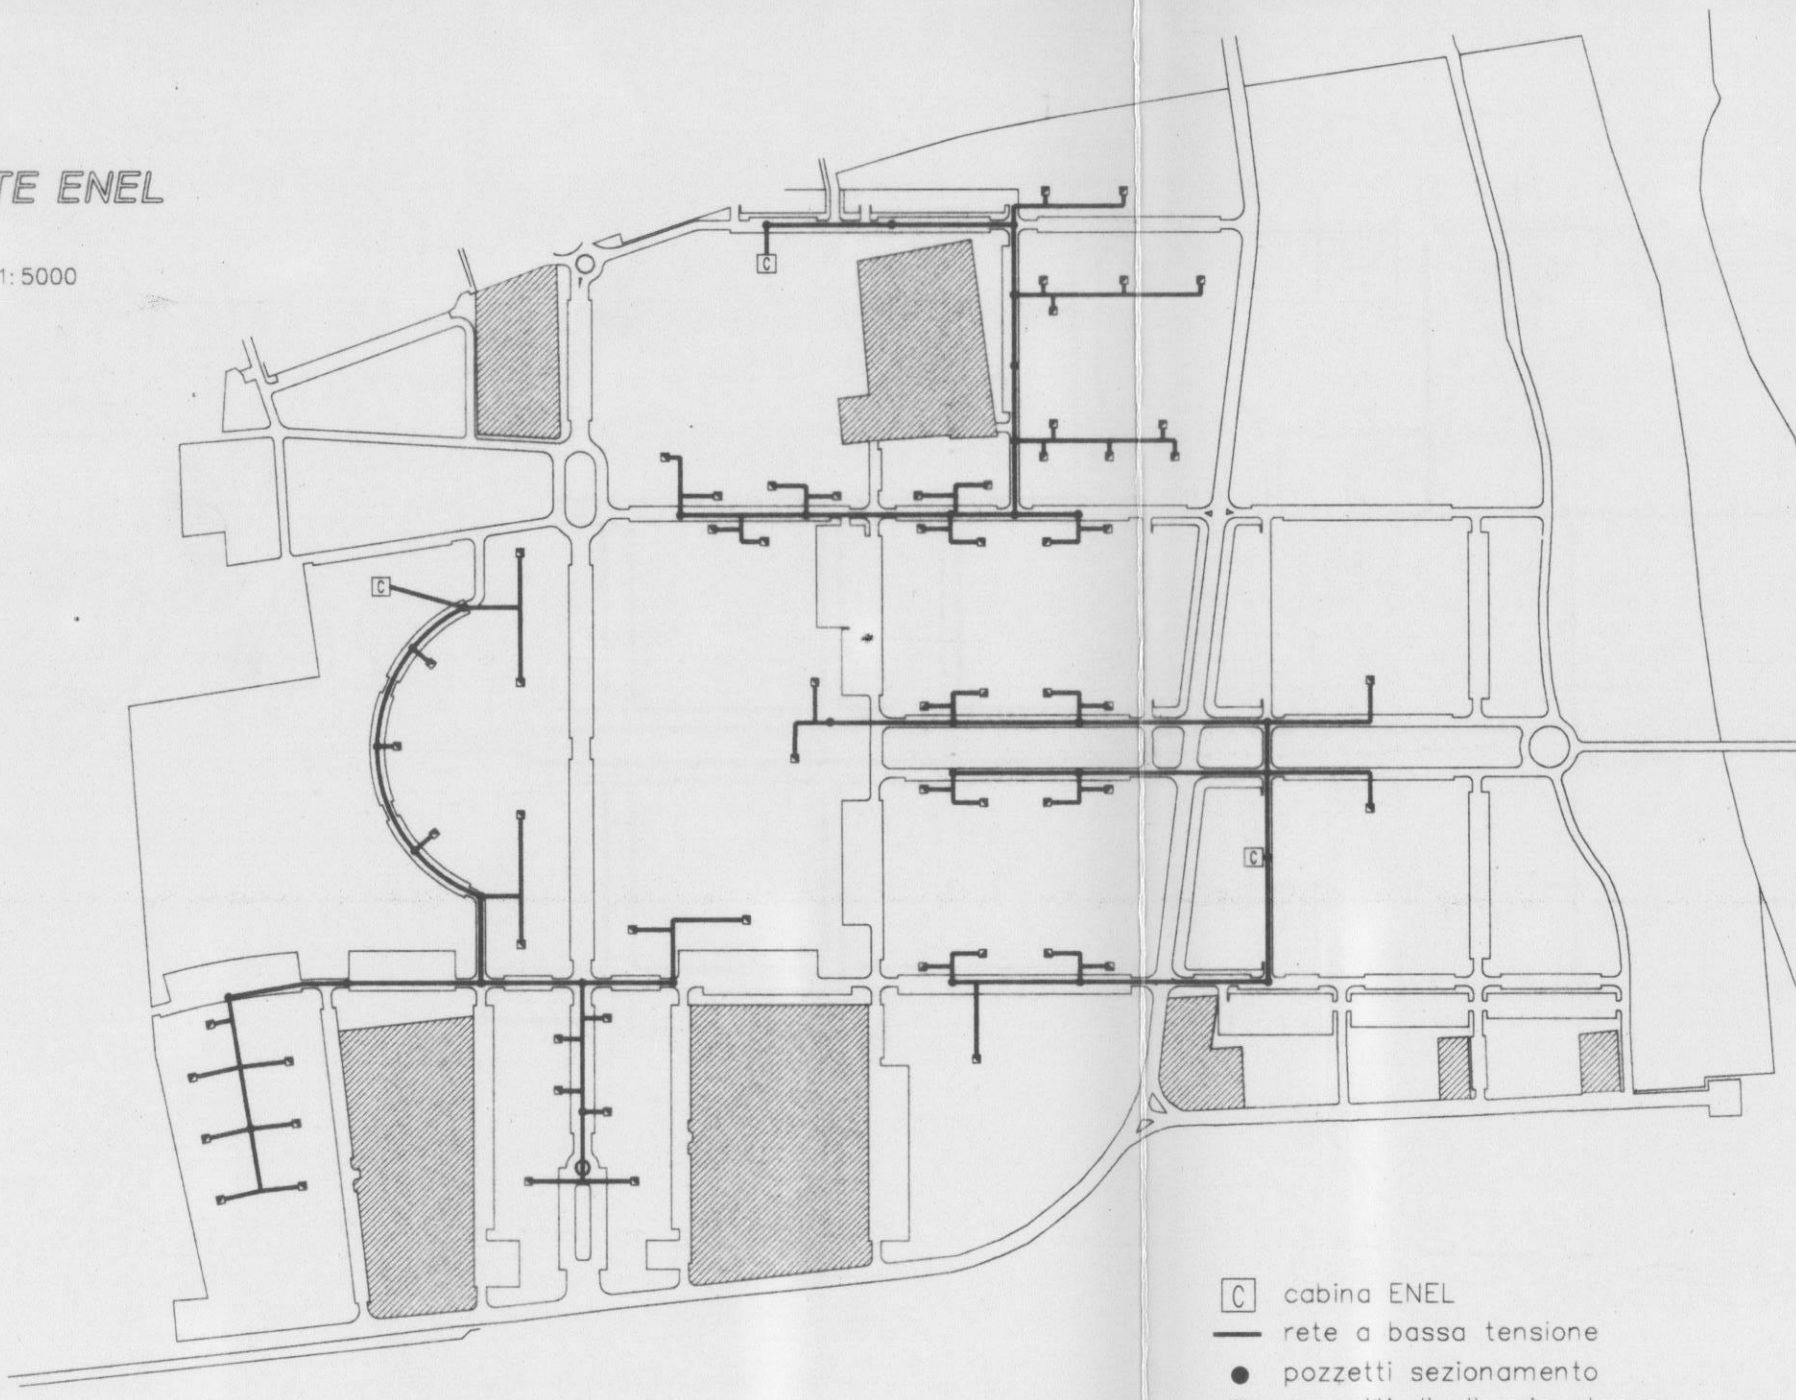

cabina ENEL
rete a bassa tensione
pozzetti sezionamento
pozzetti di allaccio utenze

RETE IDRICA


scala 1:5000

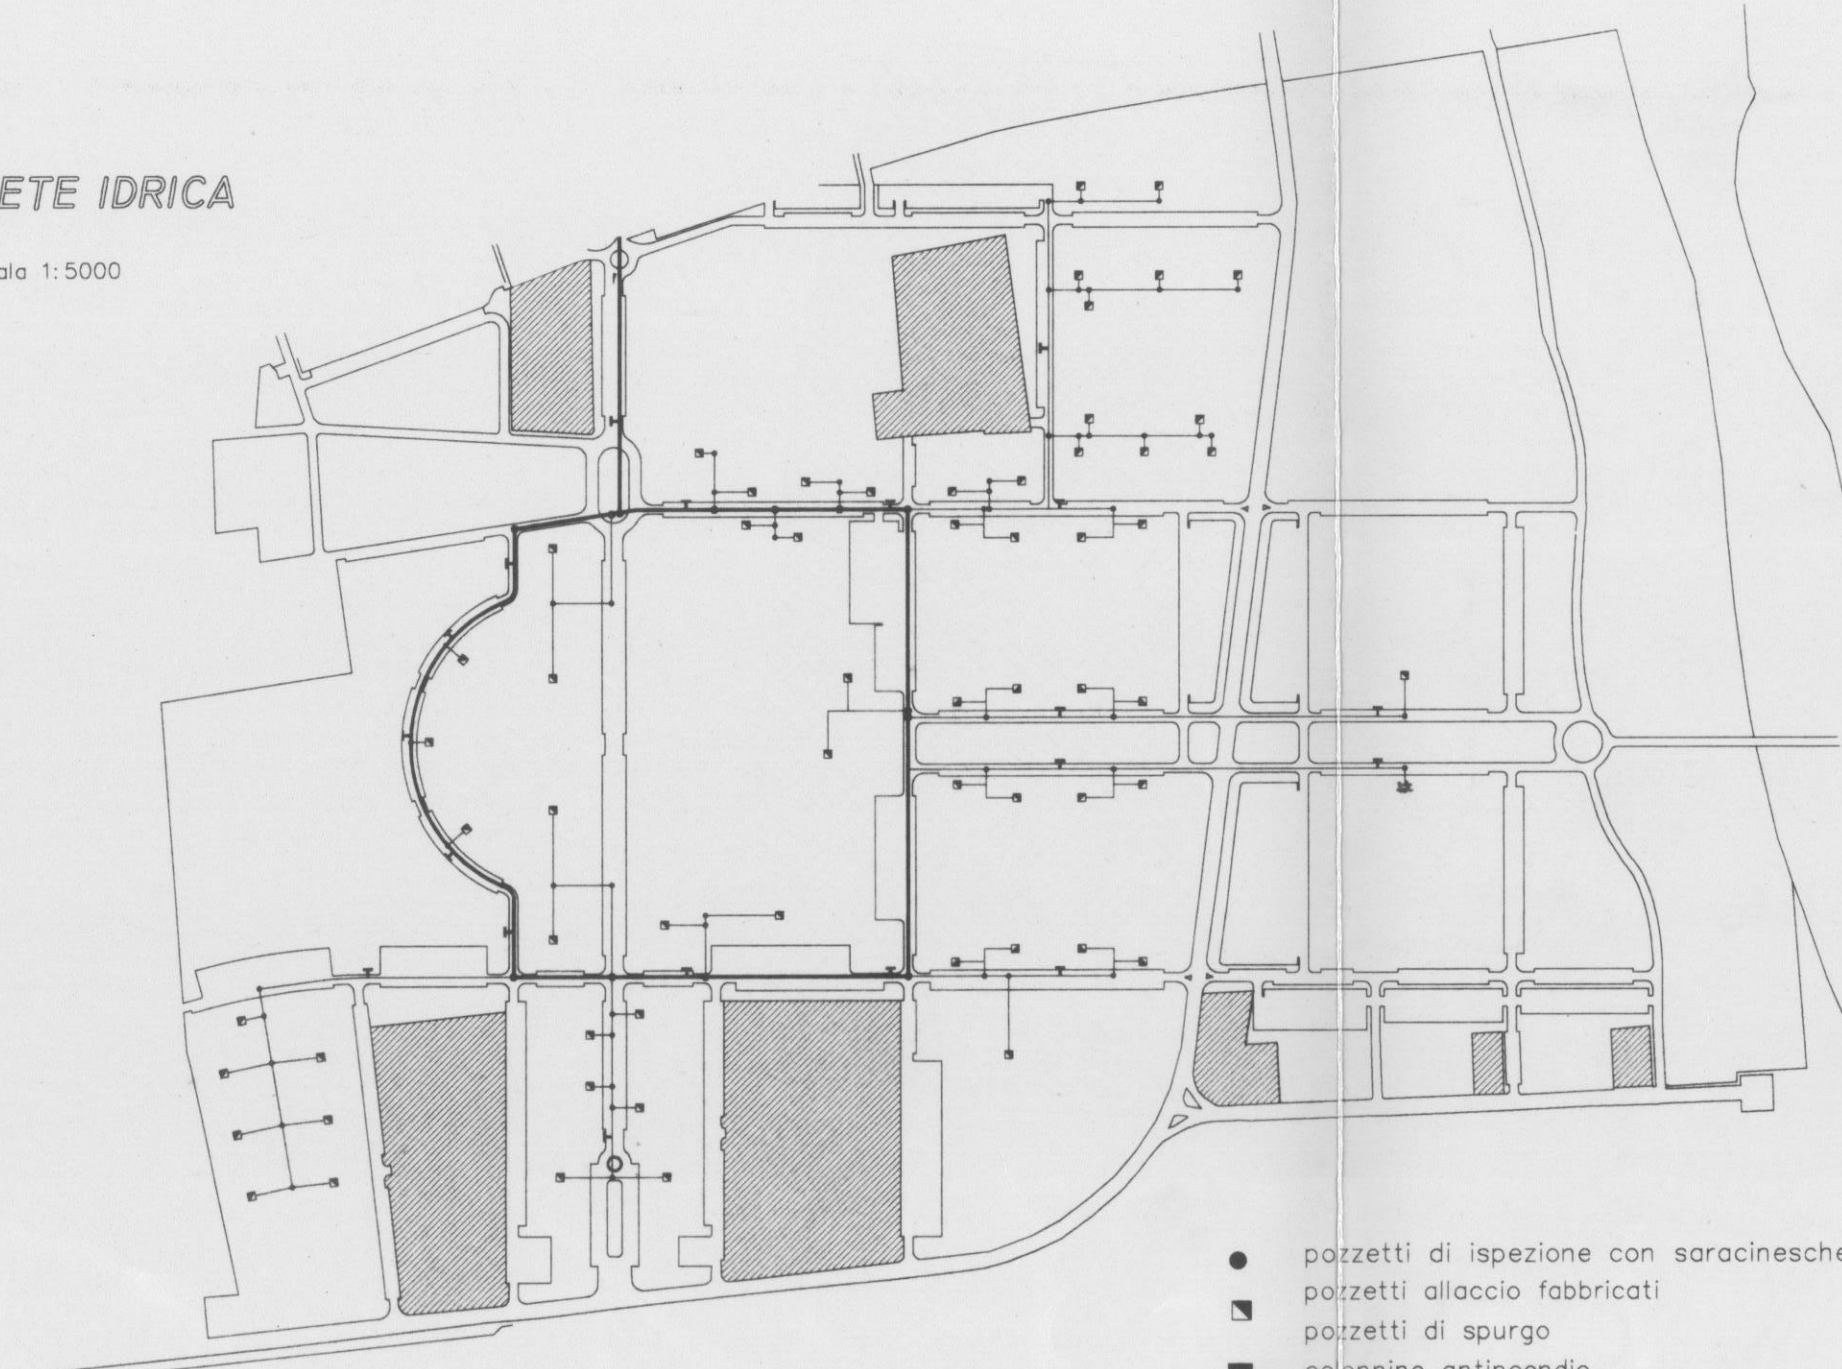

pozzetti di ispezione con saracinesche
pozzetti allaccio fabbricati
pozzetti di spurgo
colonne antincendio
apparecchi di sfiato
rete principale ad anello
direzionale di servizio

RETE TELEFONICA


scala 1:5000

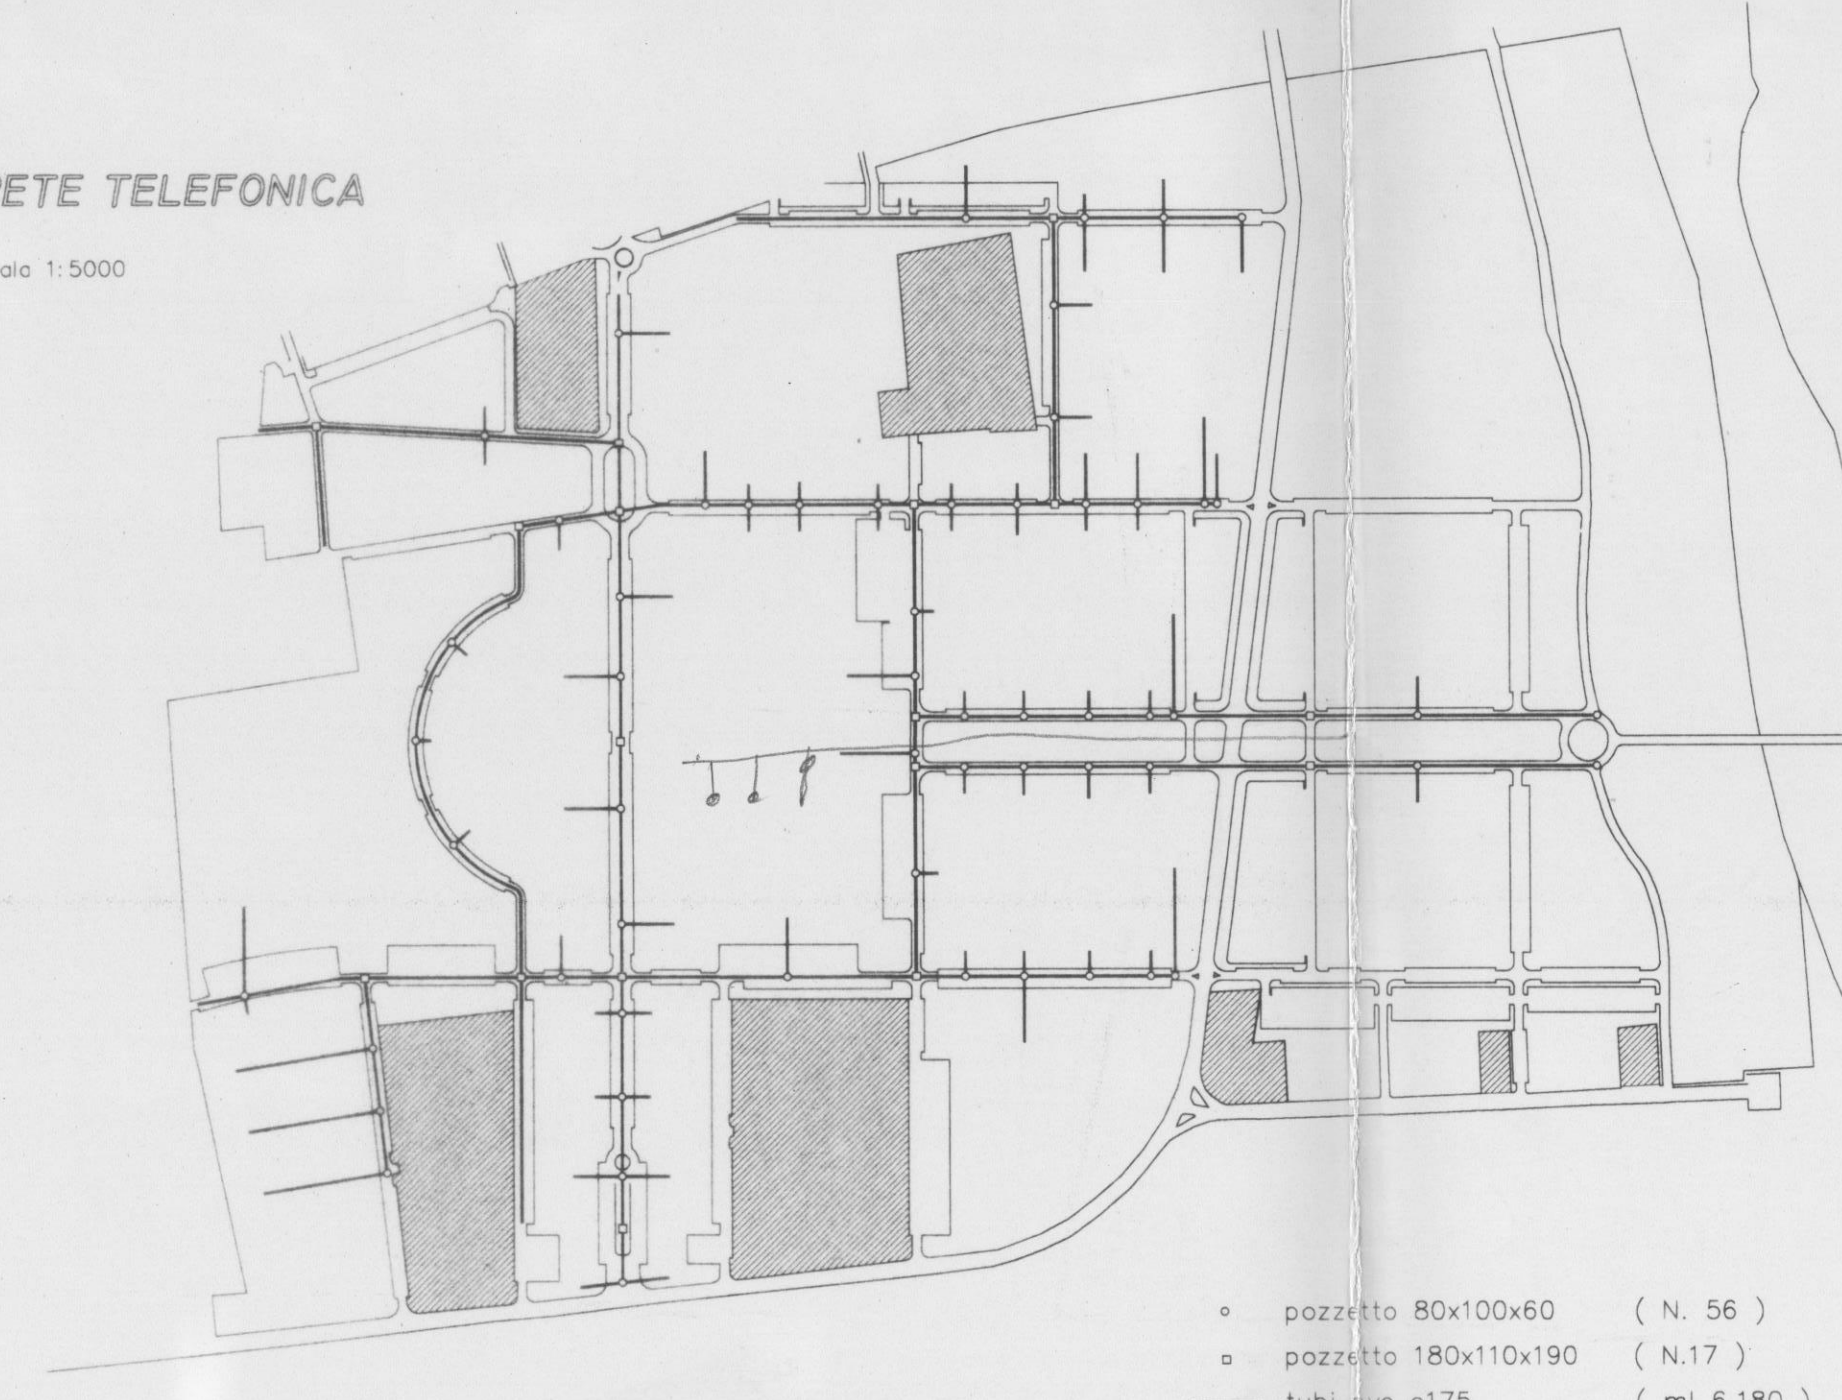

pozzetto 80x100x60 (N. 56)
pozzetto 180x110x190 (N.17)
tubi PVC Ø175 (ml 6.180)

RETE METANO


scala 1:5000

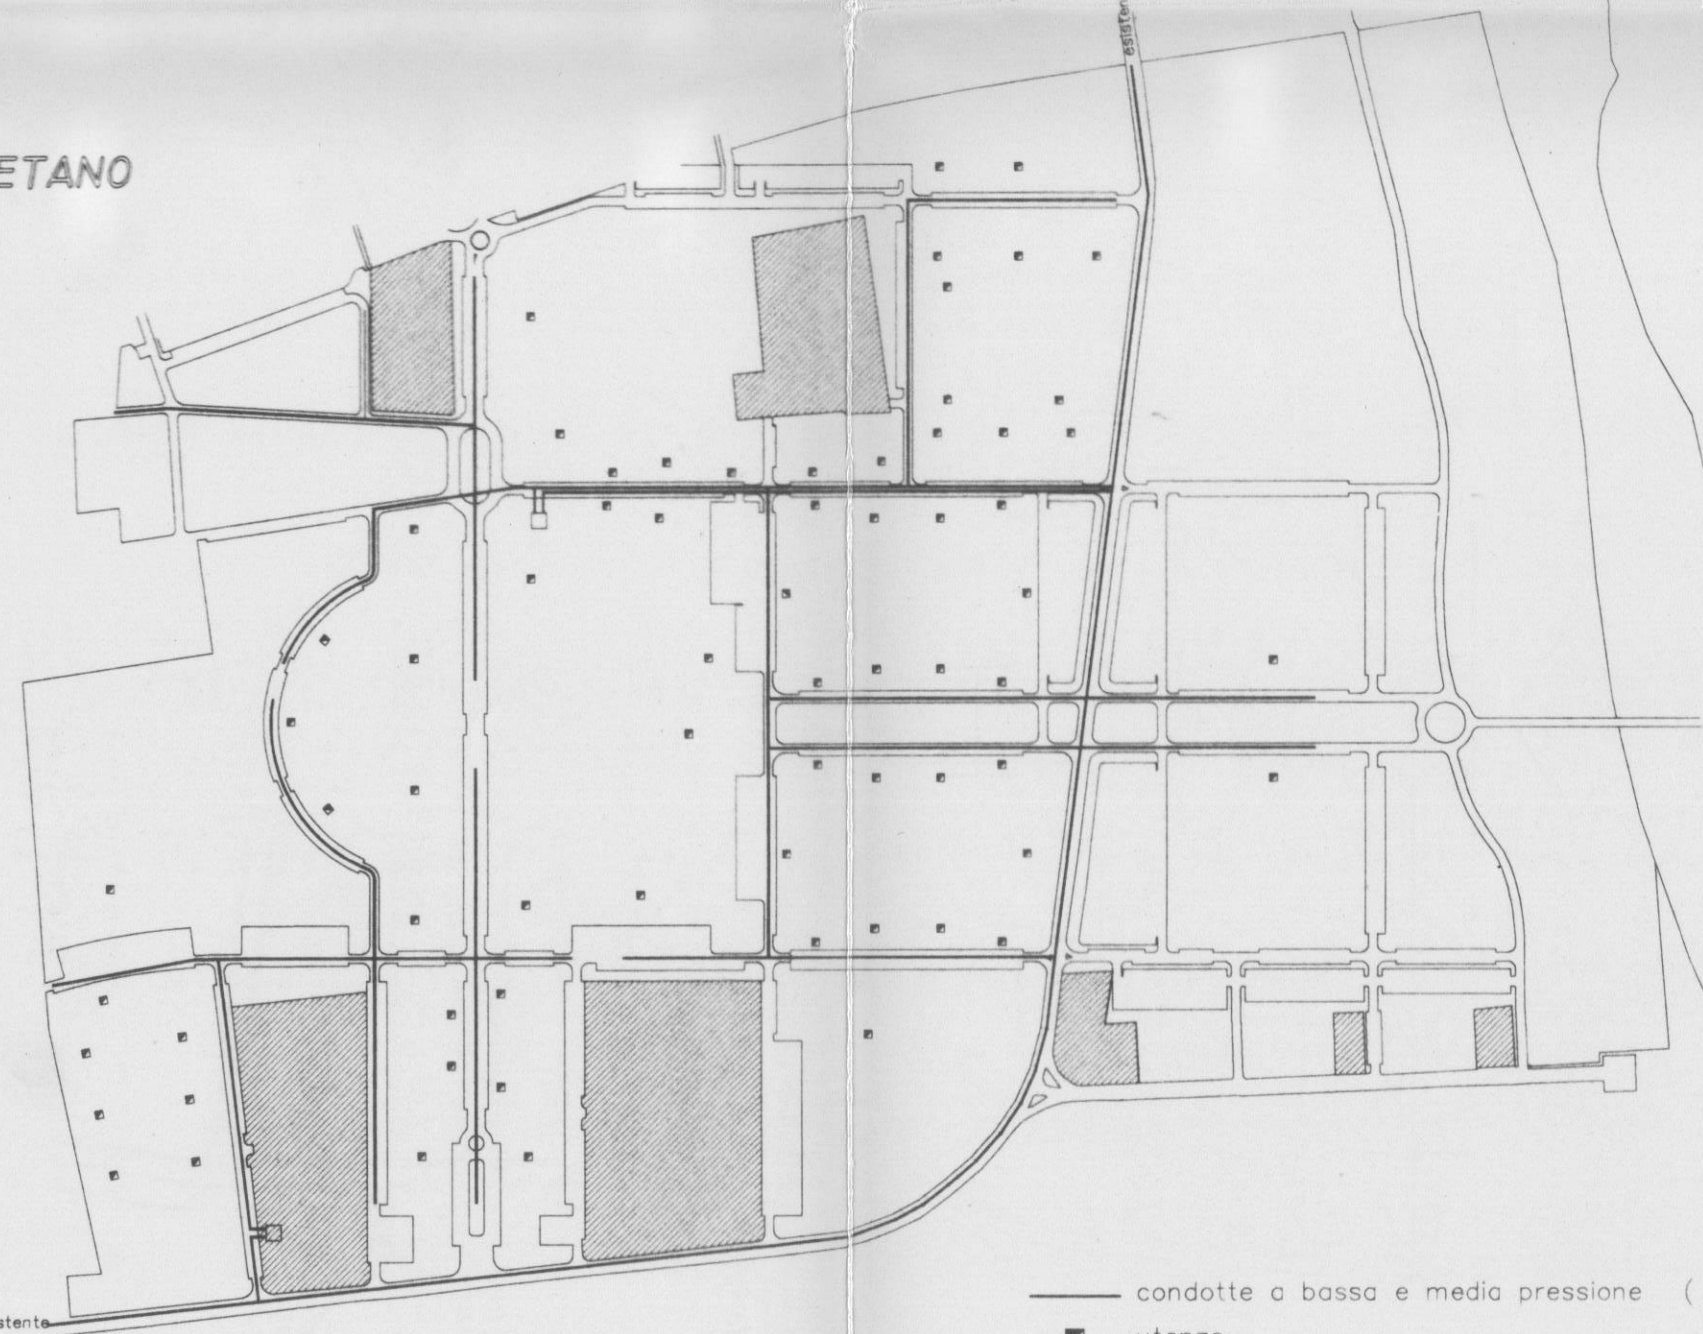

condotte a bassa e media pressione (Ø var)
utenze
sottostazione di riduzione

RETE FOGNANTE (NERA)


scala 1:5000

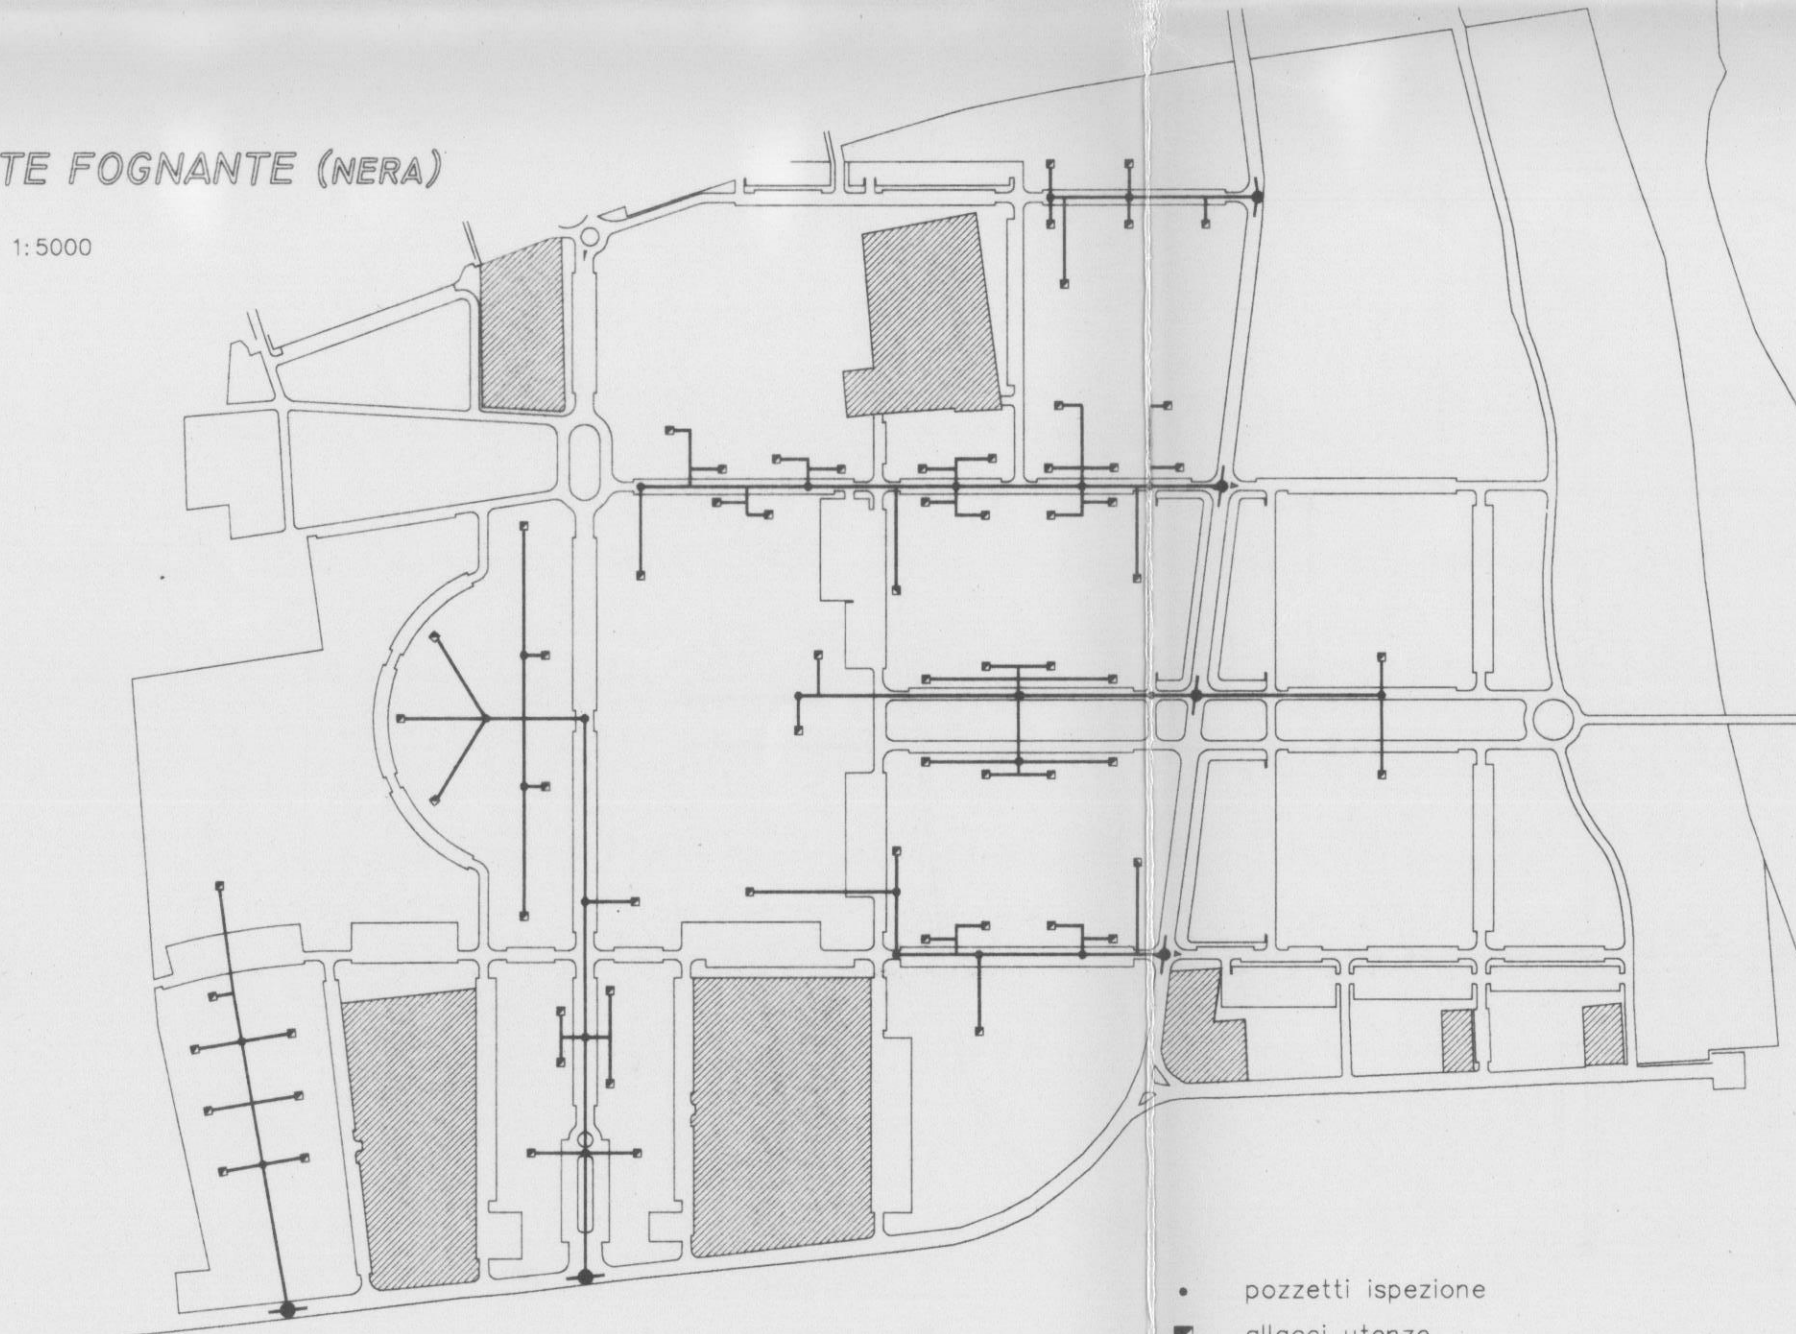

pozzetti ispezione
allacci utenze
allaccio rete
sezioni variabili

RETE FOGNANTE (BIANCA)

scala 1:5000

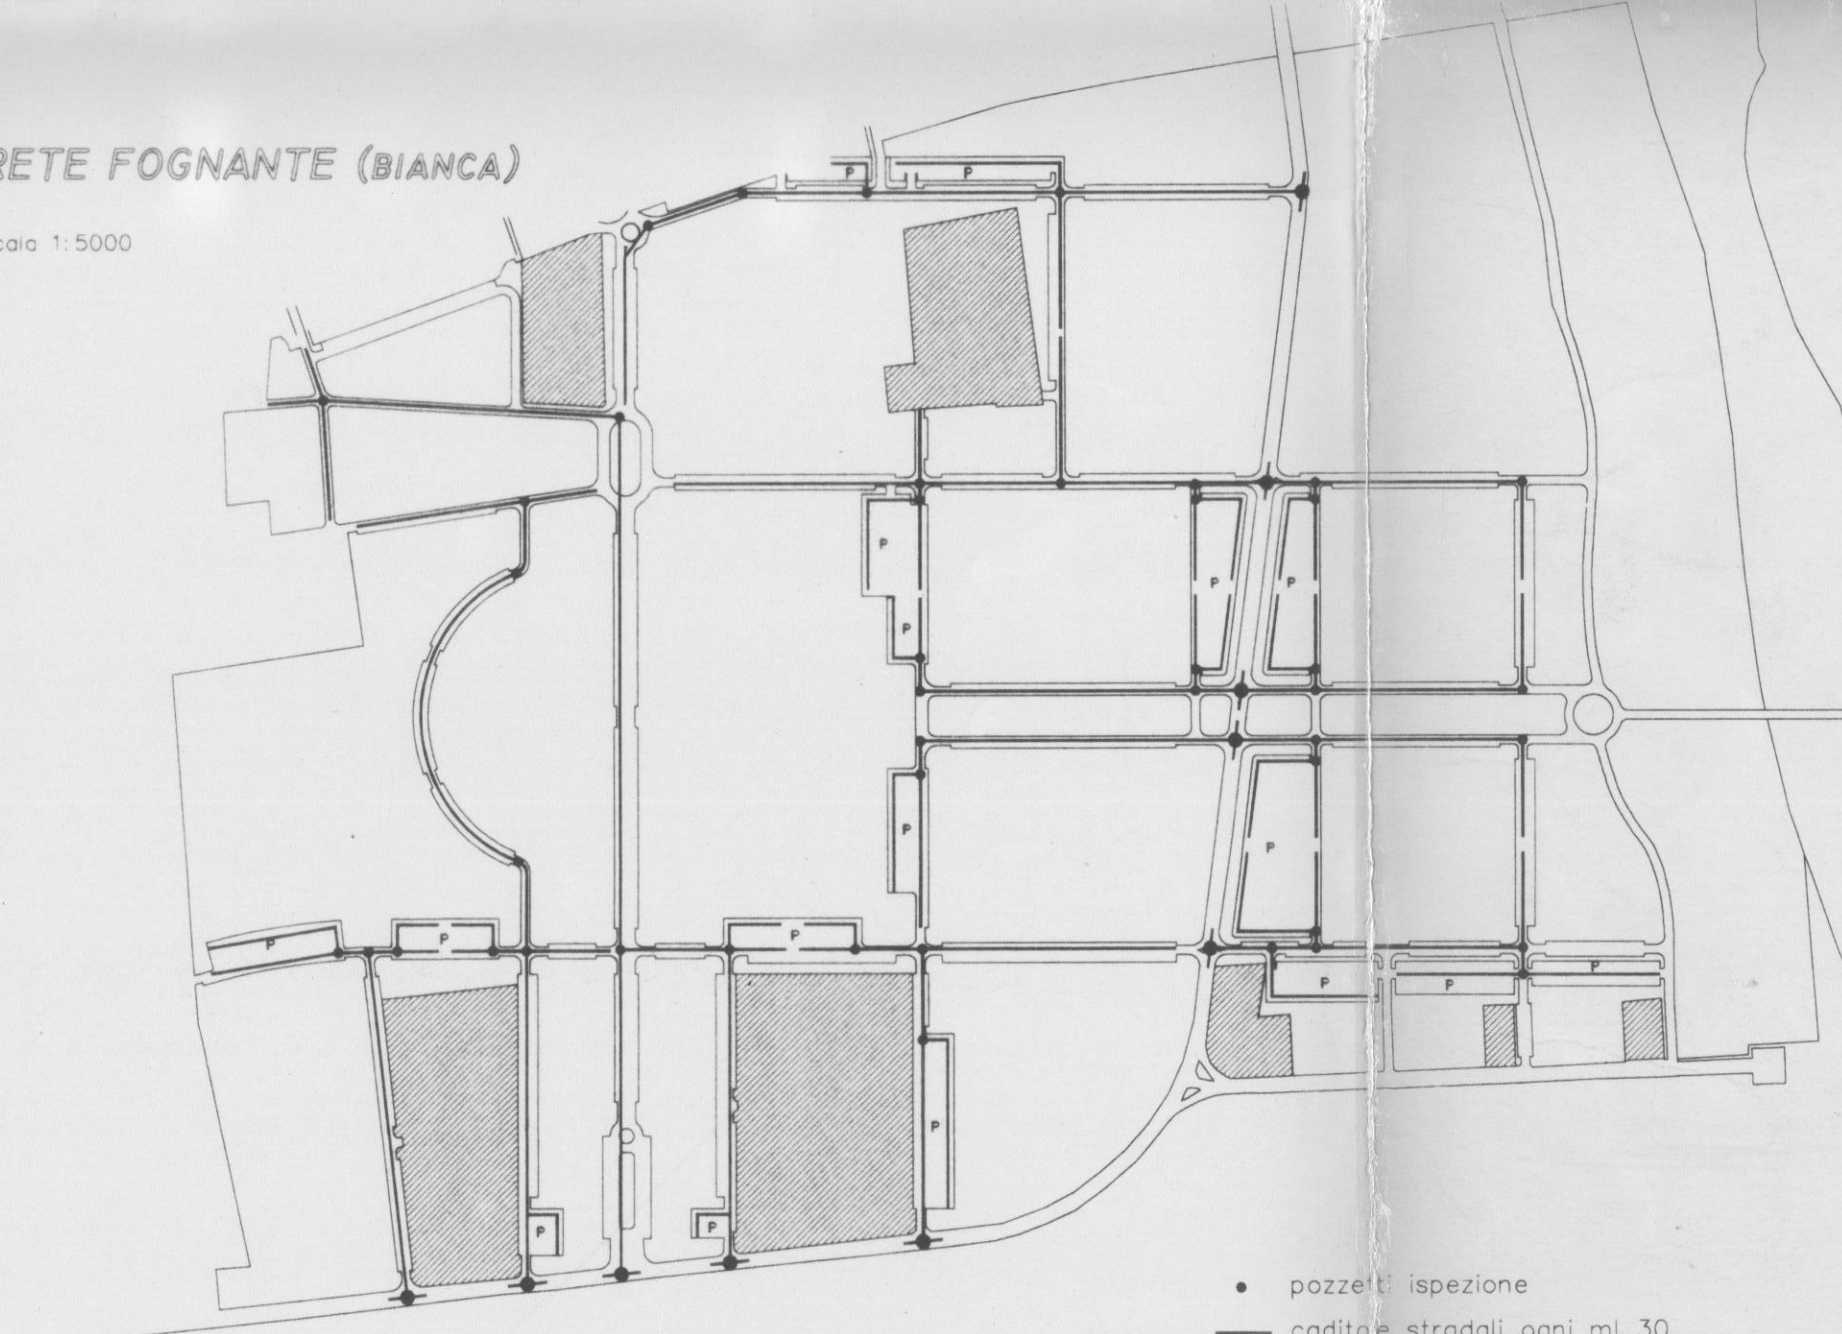

pozzetti ispezione
condotte stradali ogni ml 30
condotte Ø var
allacci rete

COMUNE DI MONTESILVANO
PROGETTO FINANZIATO DALLA
COMUNE E COMUNALE EDILIZIA NELLA
SEDUTA DEL 20 APR. 1996
ED ALLEGATO ALLA CONCESSIONE
EDILIZIA N°
FAVOREVOLE
CON FINANZIAMENTO L. 888. 448/2000
UNA QUANTIFICAZIONE
DEI COSTI
DEI LAVORI
DEI MATERIALI
DEI SERVIZI